


LEGENDA

- Rete di distribuzione acqua acquedotto civico
- Rete di smaltimento acque bianche e nere

Pianta piano terra
scala 1:100

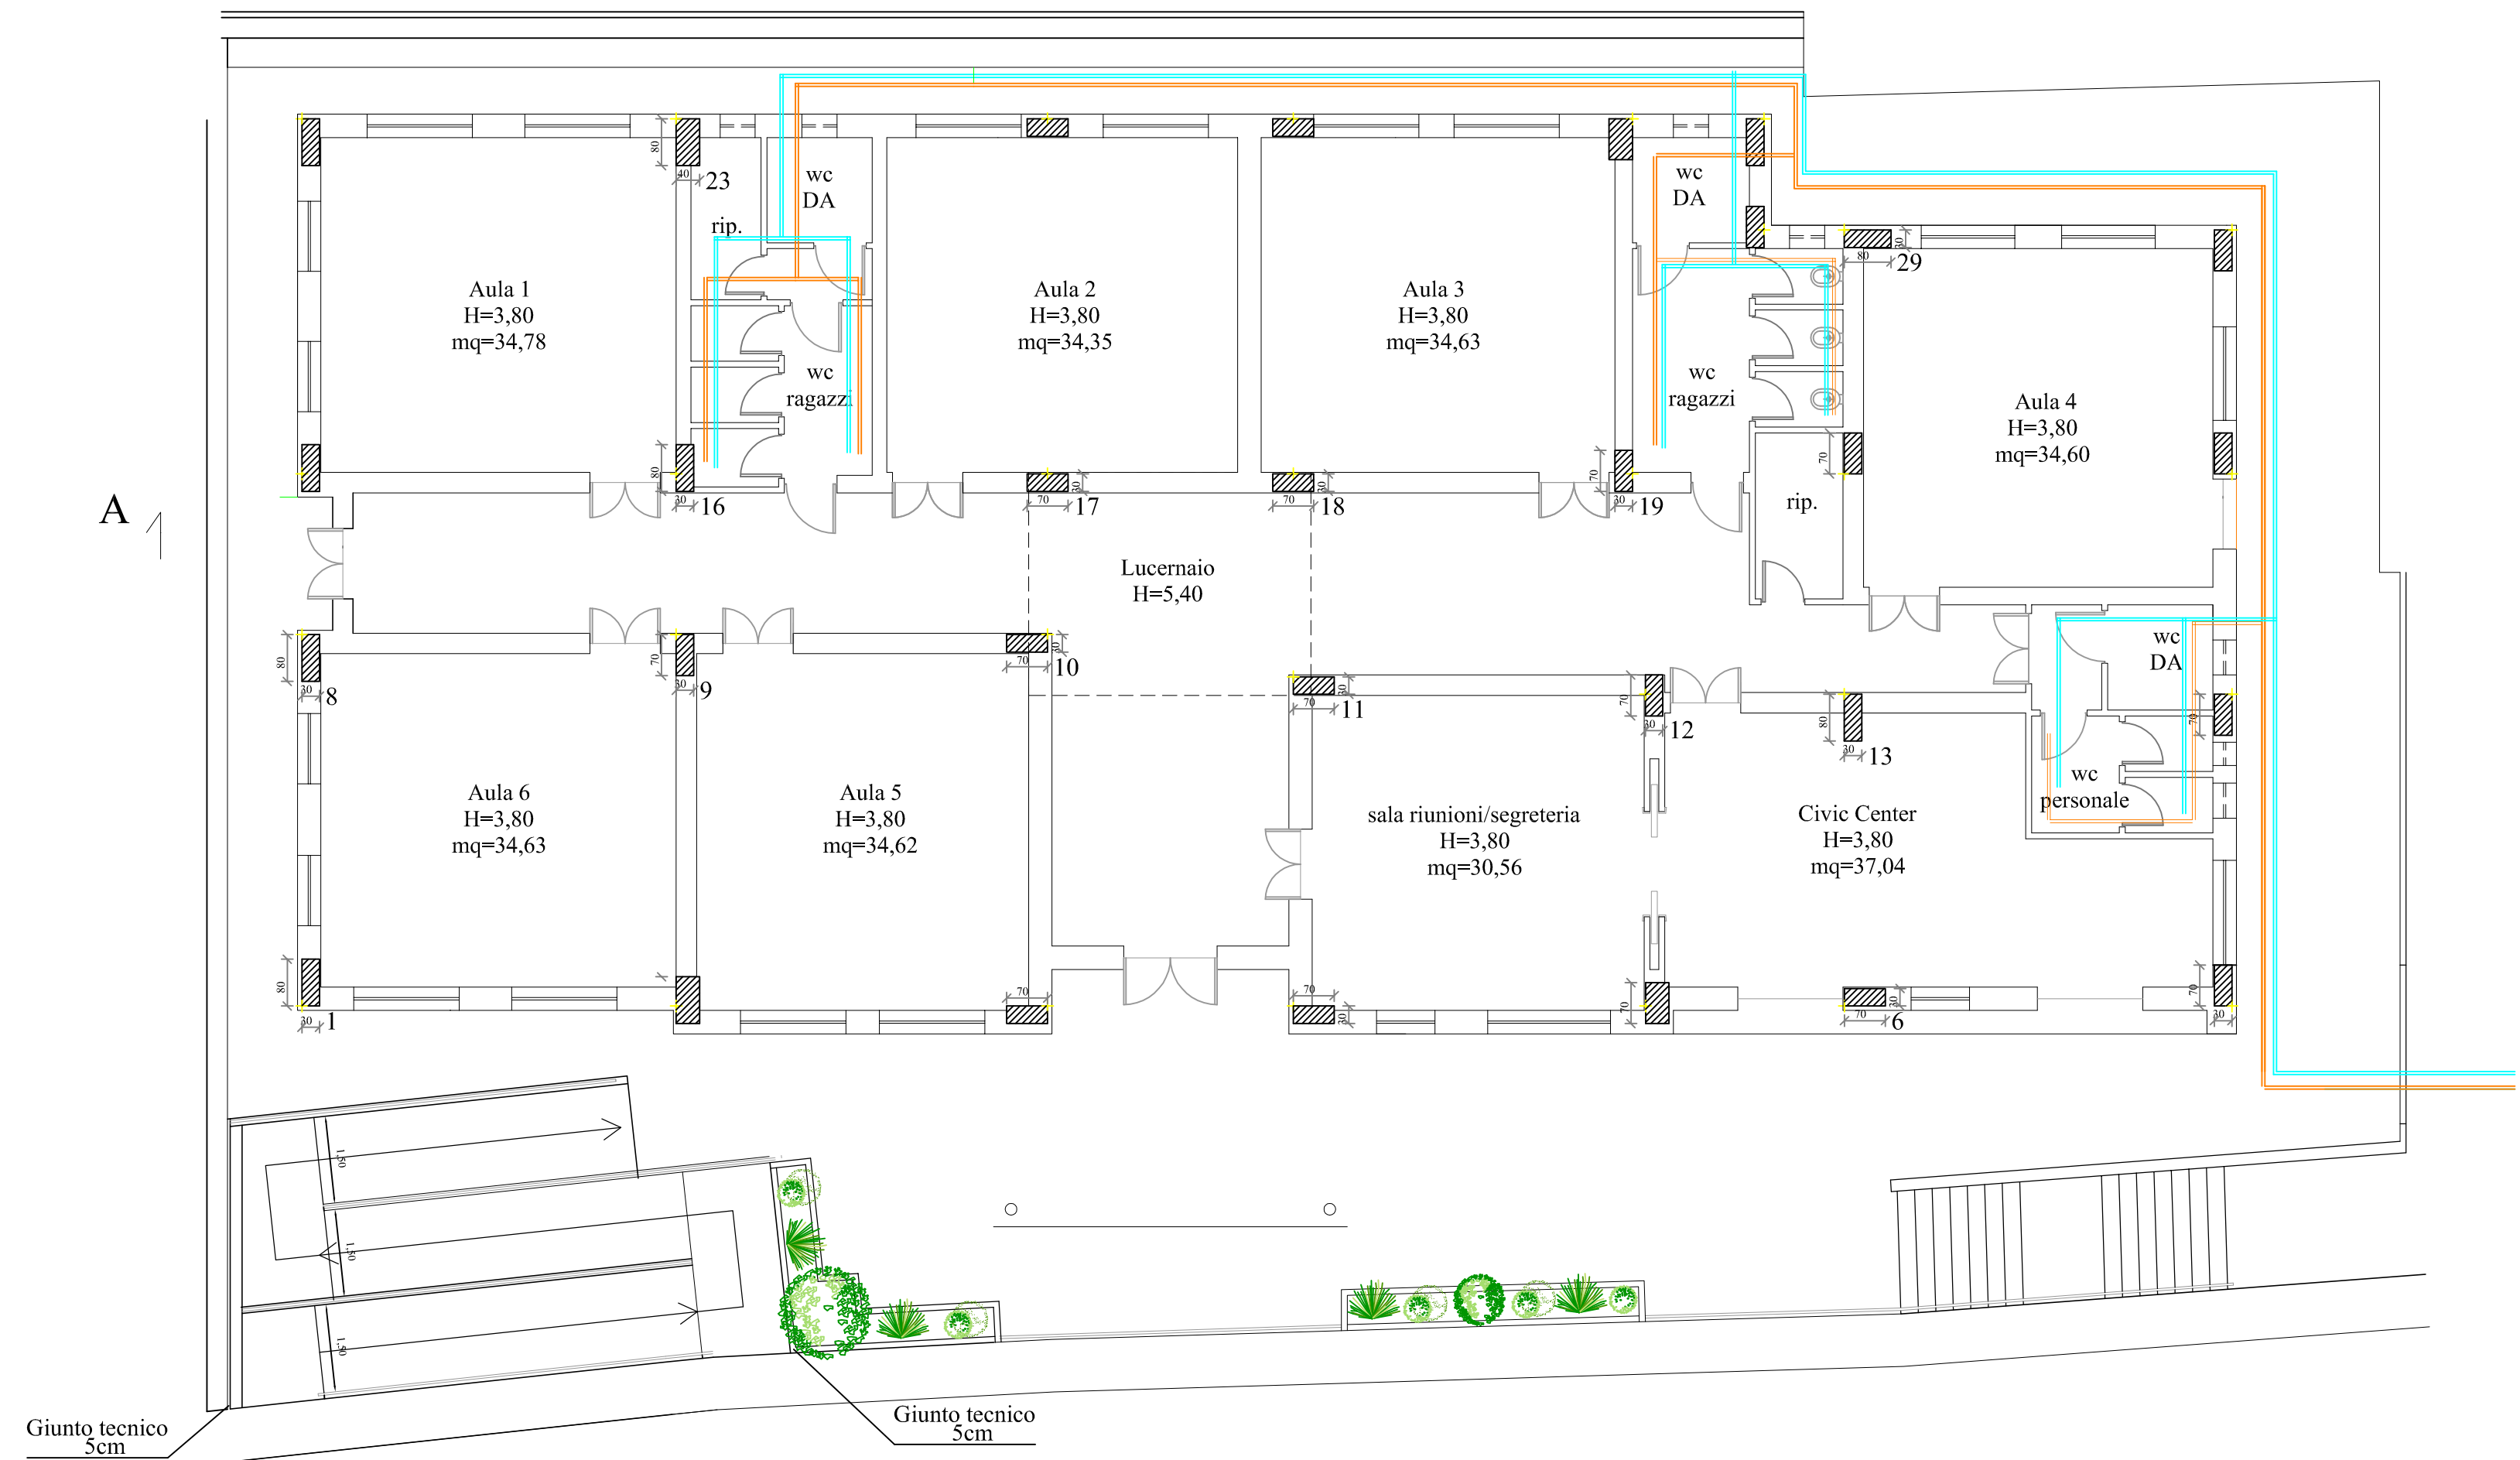

COMUNE DI
GAGGI
PROVINCIA DI MESSINA

PROGETTO ESECUTIVO
PER ADEGUAMENTO SISMICO, MESSA IN
SICUREZZA E RIQUALIFICAZIONE DELLA
"SCUOLA MEDIA"

PROGETTO ESECUTIVO

ALLEGATI

- TAV A18: GRAFICO PROGETTUALE
IMPIANTO IDRICO SANITARIO

IL PROGETTISTA



IL RUP

VISTI

GAGGI, li